



REGIONE SICILIA
COMUNE DI SANT'ANGELO DI BROLO
 Città Metropolitana di Messina



PROGETTO ESECUTIVO

(art. 41 c.8 D.Lgs. 31 marzo 2023 n.36)

RIQUALIFICAZIONE RECUPERO ED EFFICIENTAMENTO ENERGETICO DEI CAMPI SPORTIVI POLIVALENTI IN C/DA SAN CARLO CON DESTINAZIONE ALL'ATTIVITÀ AGONISTICA E MULTIDISCIPLINARITÀ DELL'IMPIANTO - CUP E84J24000520009

EL. 6.3

PROGETTO DEGLI IMPIANTI
PLANIMETRIA IMPIANTO ELETTRICO


Data: Novembre 2024

I Progettisti
 (Ing. Tindaro Pino SCAFFIDI)




Il R.U.P.
 (Arch. Francesco PINTAUDI)


Il Sindaco
 (Dott. Francesco Paolo CORTOLILLO)

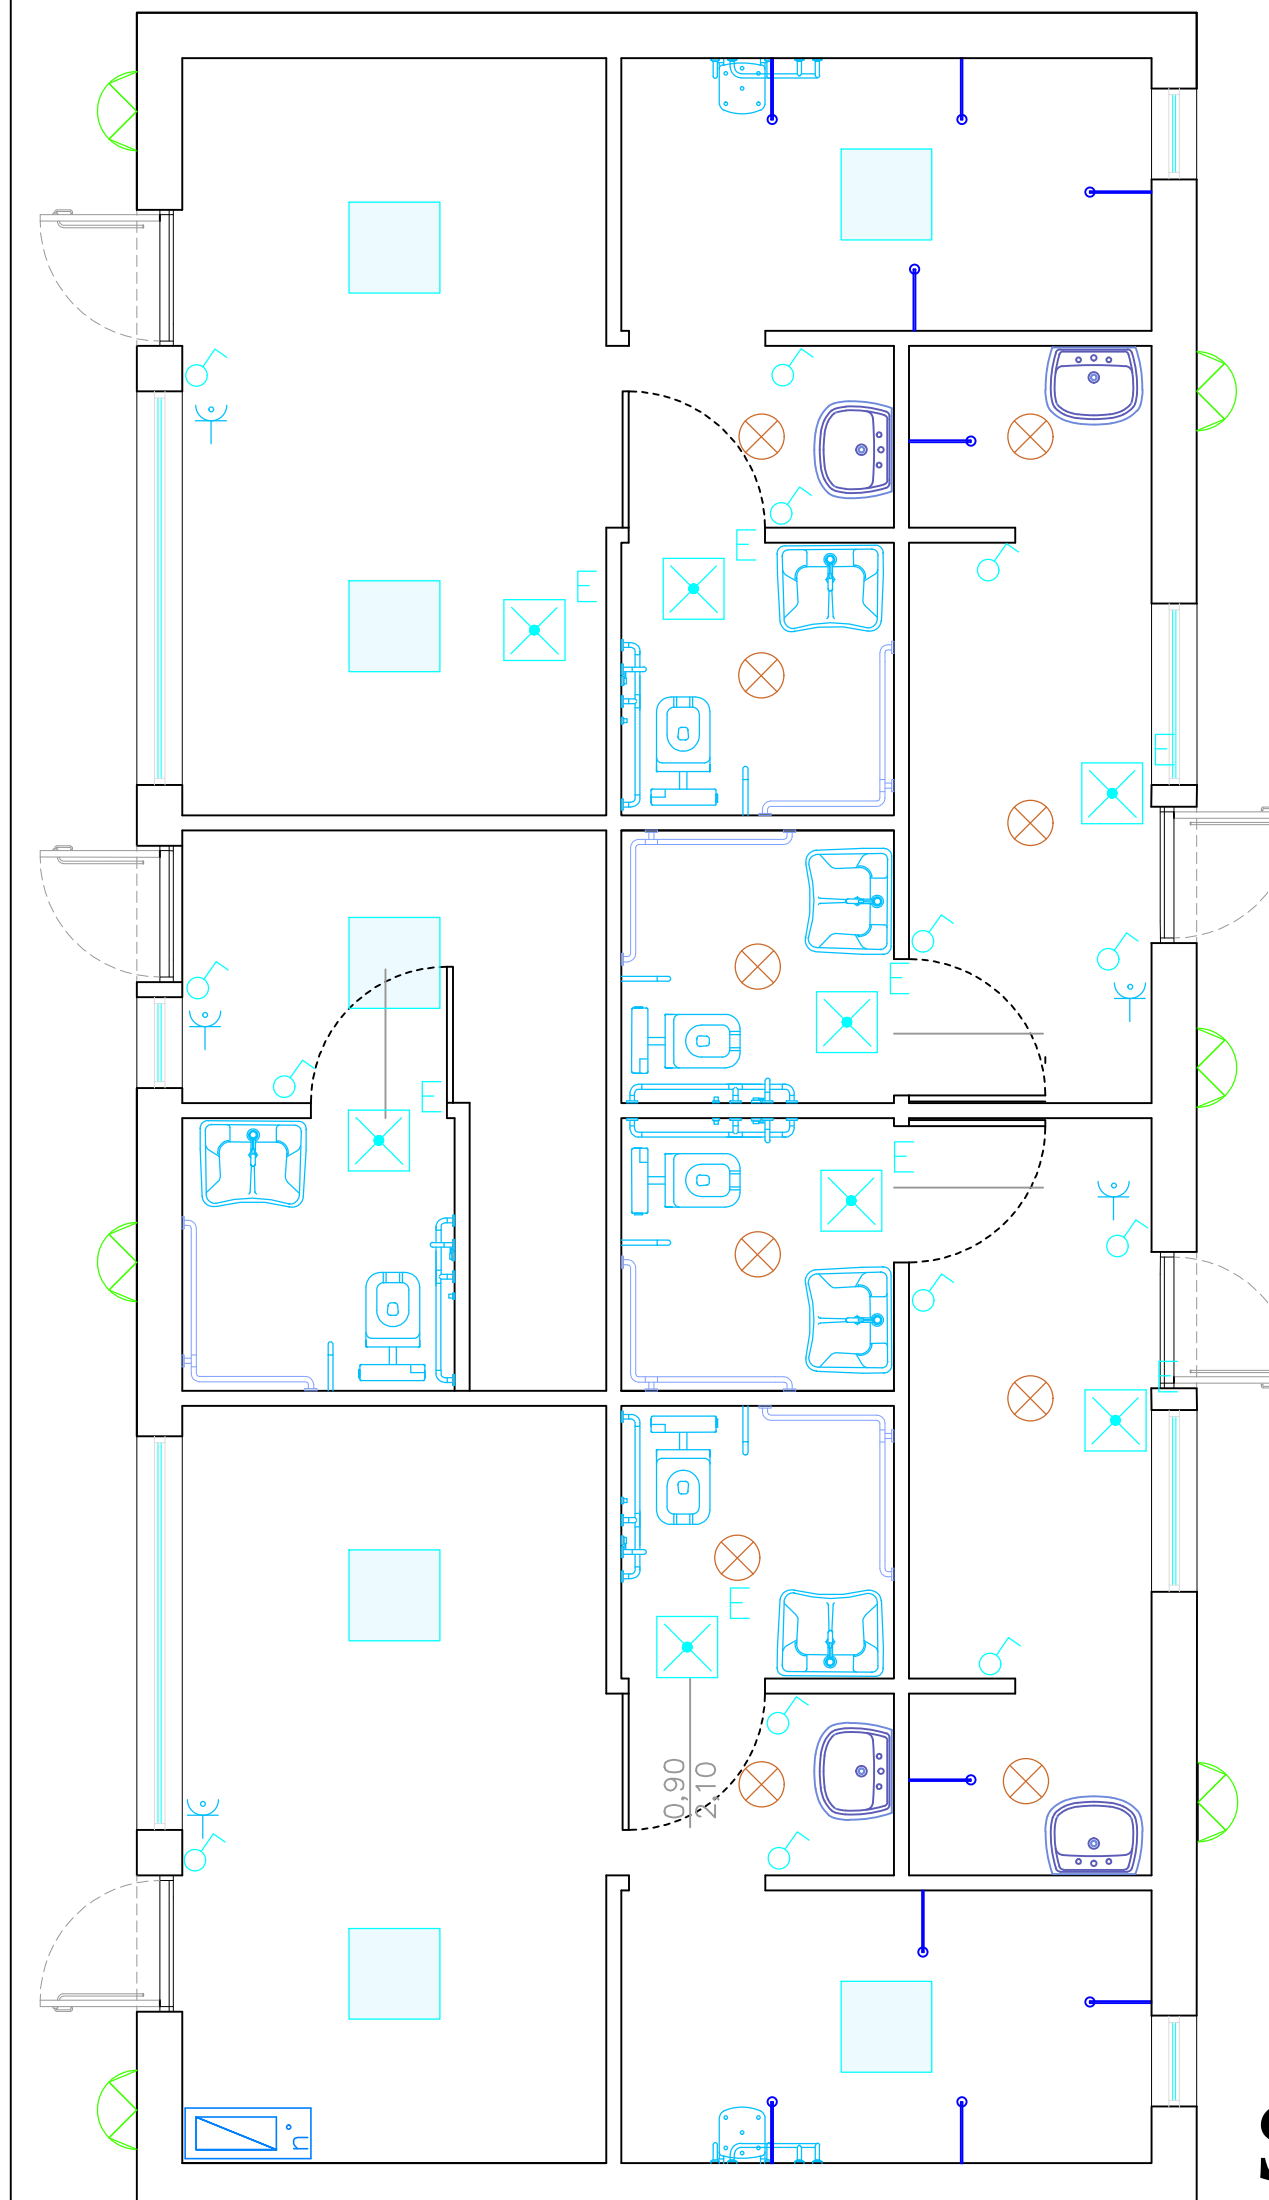

SERVIZI PER IL PUBBLICO_1

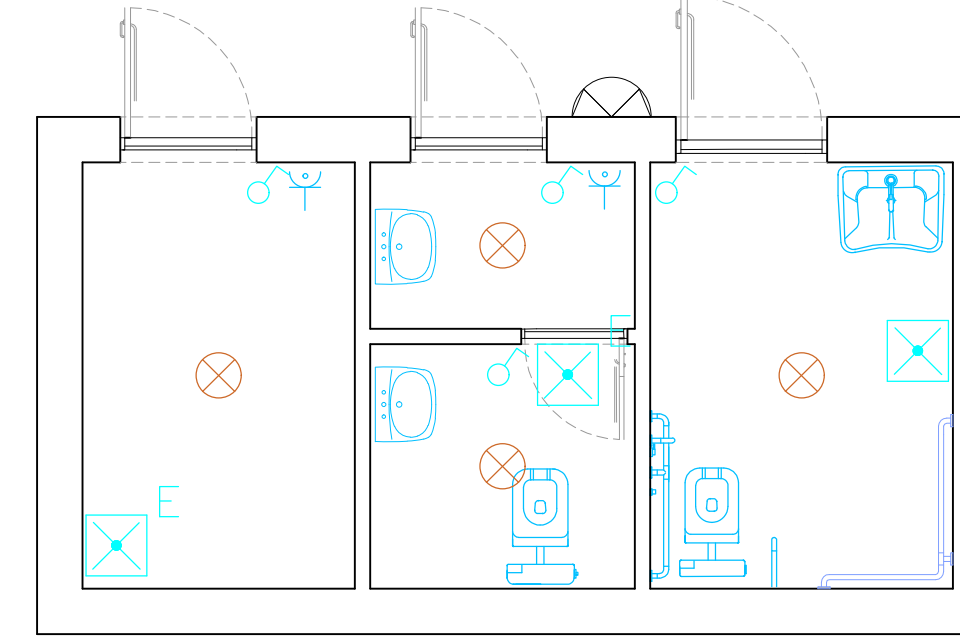

SERVIZI PER IL PUBBLICO_2

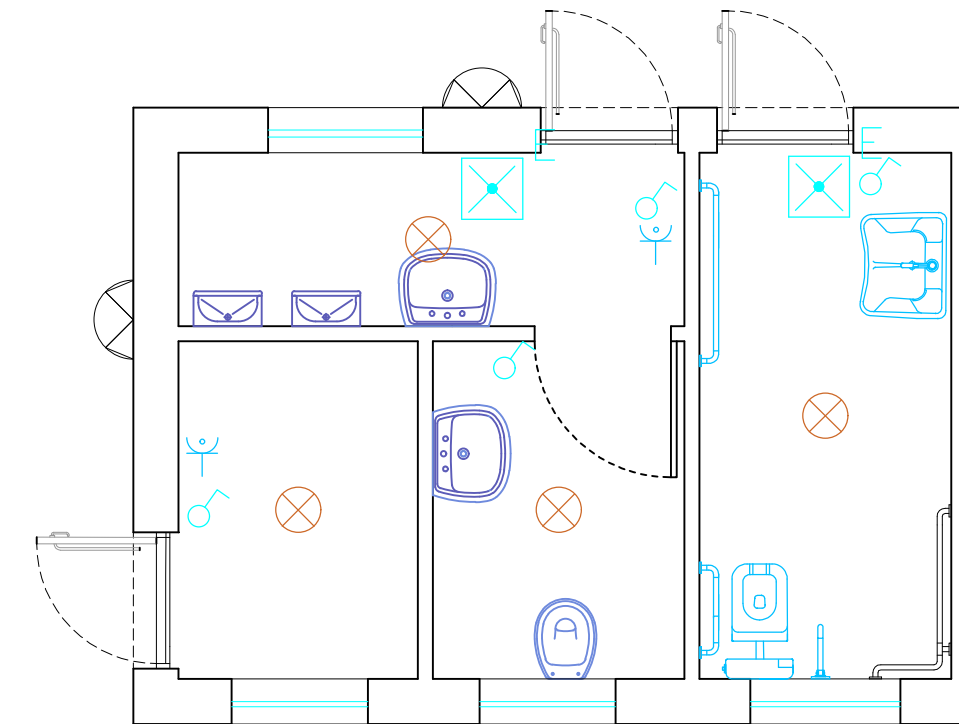

SPOGLIATOI

SCALA 1:50

LEGENDA

		PULSANTE UNIPOLARE A RELE'	PULSANTE UNIP. A RELE' CON SPIA LUM.
		INTERRUTTORE A RELE' CON SPIA LUM. TEMP.	PULSANTE SEGNALE ACUSTICO
		INTERRUTTORE UNIPOLARE	INTERRUTTORE BIPOLARE
		LINEA ASCENDENTE	LINEA DISCENDENTE
		CASSETTA DI DERIVAZIONE IN PVC DA INCASSO	CASSETTA DI DERIVAZIONE CITOFONICA
		CASSETTA DI DERIVAZIONE IMPIANTO TELEFONICO	CASSETTA DI DERIVAZIONE IMPIANTO TV
		STRISCIA LED 12 V	LAMPADA LED 18 W IP20 A PARETE
		CONDOTTA ELETTRICA INTERRATA	CONDOTTA ELETTRICA INCASSATA
		CONDUTTORE DI TERRA IN TRECCIA DI RAME NUDO DA 35mm ²	TUBAZIONE IMPIANTO TELEFONICO
		TUBAZIONE IMPIANTO CITOFONICO INCASSATA	TUBAZIONE IMPIANTO TV INCASSATA
		POZZETTO DI TERRA CON PICCHETTO	POZZETTO DISTRIBUZIONE
		COLLETTORE DI TERRA PRINCIPALE	COLLEGAMENTO EQUIPOTENZIALE
		SCATOLA 503 CON PRESA BIPASSO E PRESA SHUKO	SCATOLA PORTAFRUTTO ESTERNA IP65
		PRESA 2P+T 220V-10/16A BIPASSO	PRESA 2P+T 16A SHUKO 2 MODULI
		PLAFONIERA LED A SOFFITTO 18 W 1800 Lumen	
	Q PRESE IEC 309: N° 1 INT MAGNETOTERMICO 4P C16 4.5KA, N° 1 INT MAGNETOTERMICO 1P+N C16 4.5KA N° 2 PRESA IEC3P+T 16A, N°2 PRESA IEC 1P+N+T, N°1 PRESA CIV.SHUKO 1P+N+T		
		PANNELLO LED 60X60 CM 40 W	PANNELLO LED 30X120 CM 40 W
		LAMPADA 11W CON GRUPPO DI EMERGENZA	LAMPADA 18W CON GRUPPO DI EMERGENZA - ESODO
			APLIQUE LED DA ESTERNO IP65 18W
	VIDEOCITOFONO DA INTERNO		
	TARGA VIDEOCITOFONICA DA ESTERNO		
		TELECAMERA BULLET IP	DIFFUSIONE SONORA DOMOTICA
		APPARECCHIATURA FORZA MOTRICE CLIMA	DISPENSORE A CROCE 1.5 M
	QUADRO ELETTRICO DI DISTRIBUZIONE		
		PRESA TELEFONICA	PRESA DATI RJ45
			PRESA TV